

Автомойка

площадь: 639 кв.м

расположение: Москва, Новорижское шоссе, 5 км

nudny.ru



Описание объекта: современная автомобильная мойка торгово-развлекательного комплекса. Главной особенностью мойки является полностью автоматизированная система очистки воды (не требующая участия обслуживающего персонала), используется современная система оборотного водоснабжения. Автомойка находится в неотапливаемом здании автостоянки. Были выполнены проекты наружных сетей водоснабжения (в том числе оборотного), канализации, теплосеть до автомойки. Выполнено отопление моечного зала тепловыми вентиляторами, установлены тепловые завесы, установлены радиаторы в бытовые помещения. Была обеспечена увязка технологической и бытовой частей водоснабжения и канализации. Проект технологии CHISTO.RU.


Выполненные работы: — проекты наружных сетей водоснабжения, канализации, тепловых сетей; — проект ИТП, внутреннее водоснабжение, канализация, отопление и вентиляция; — сопровождение документации в экспертизе.





СВЕТЛОСЪЕДАТЕЛИ

Инв. № подл. Подпись и дата. Взам. инв. №

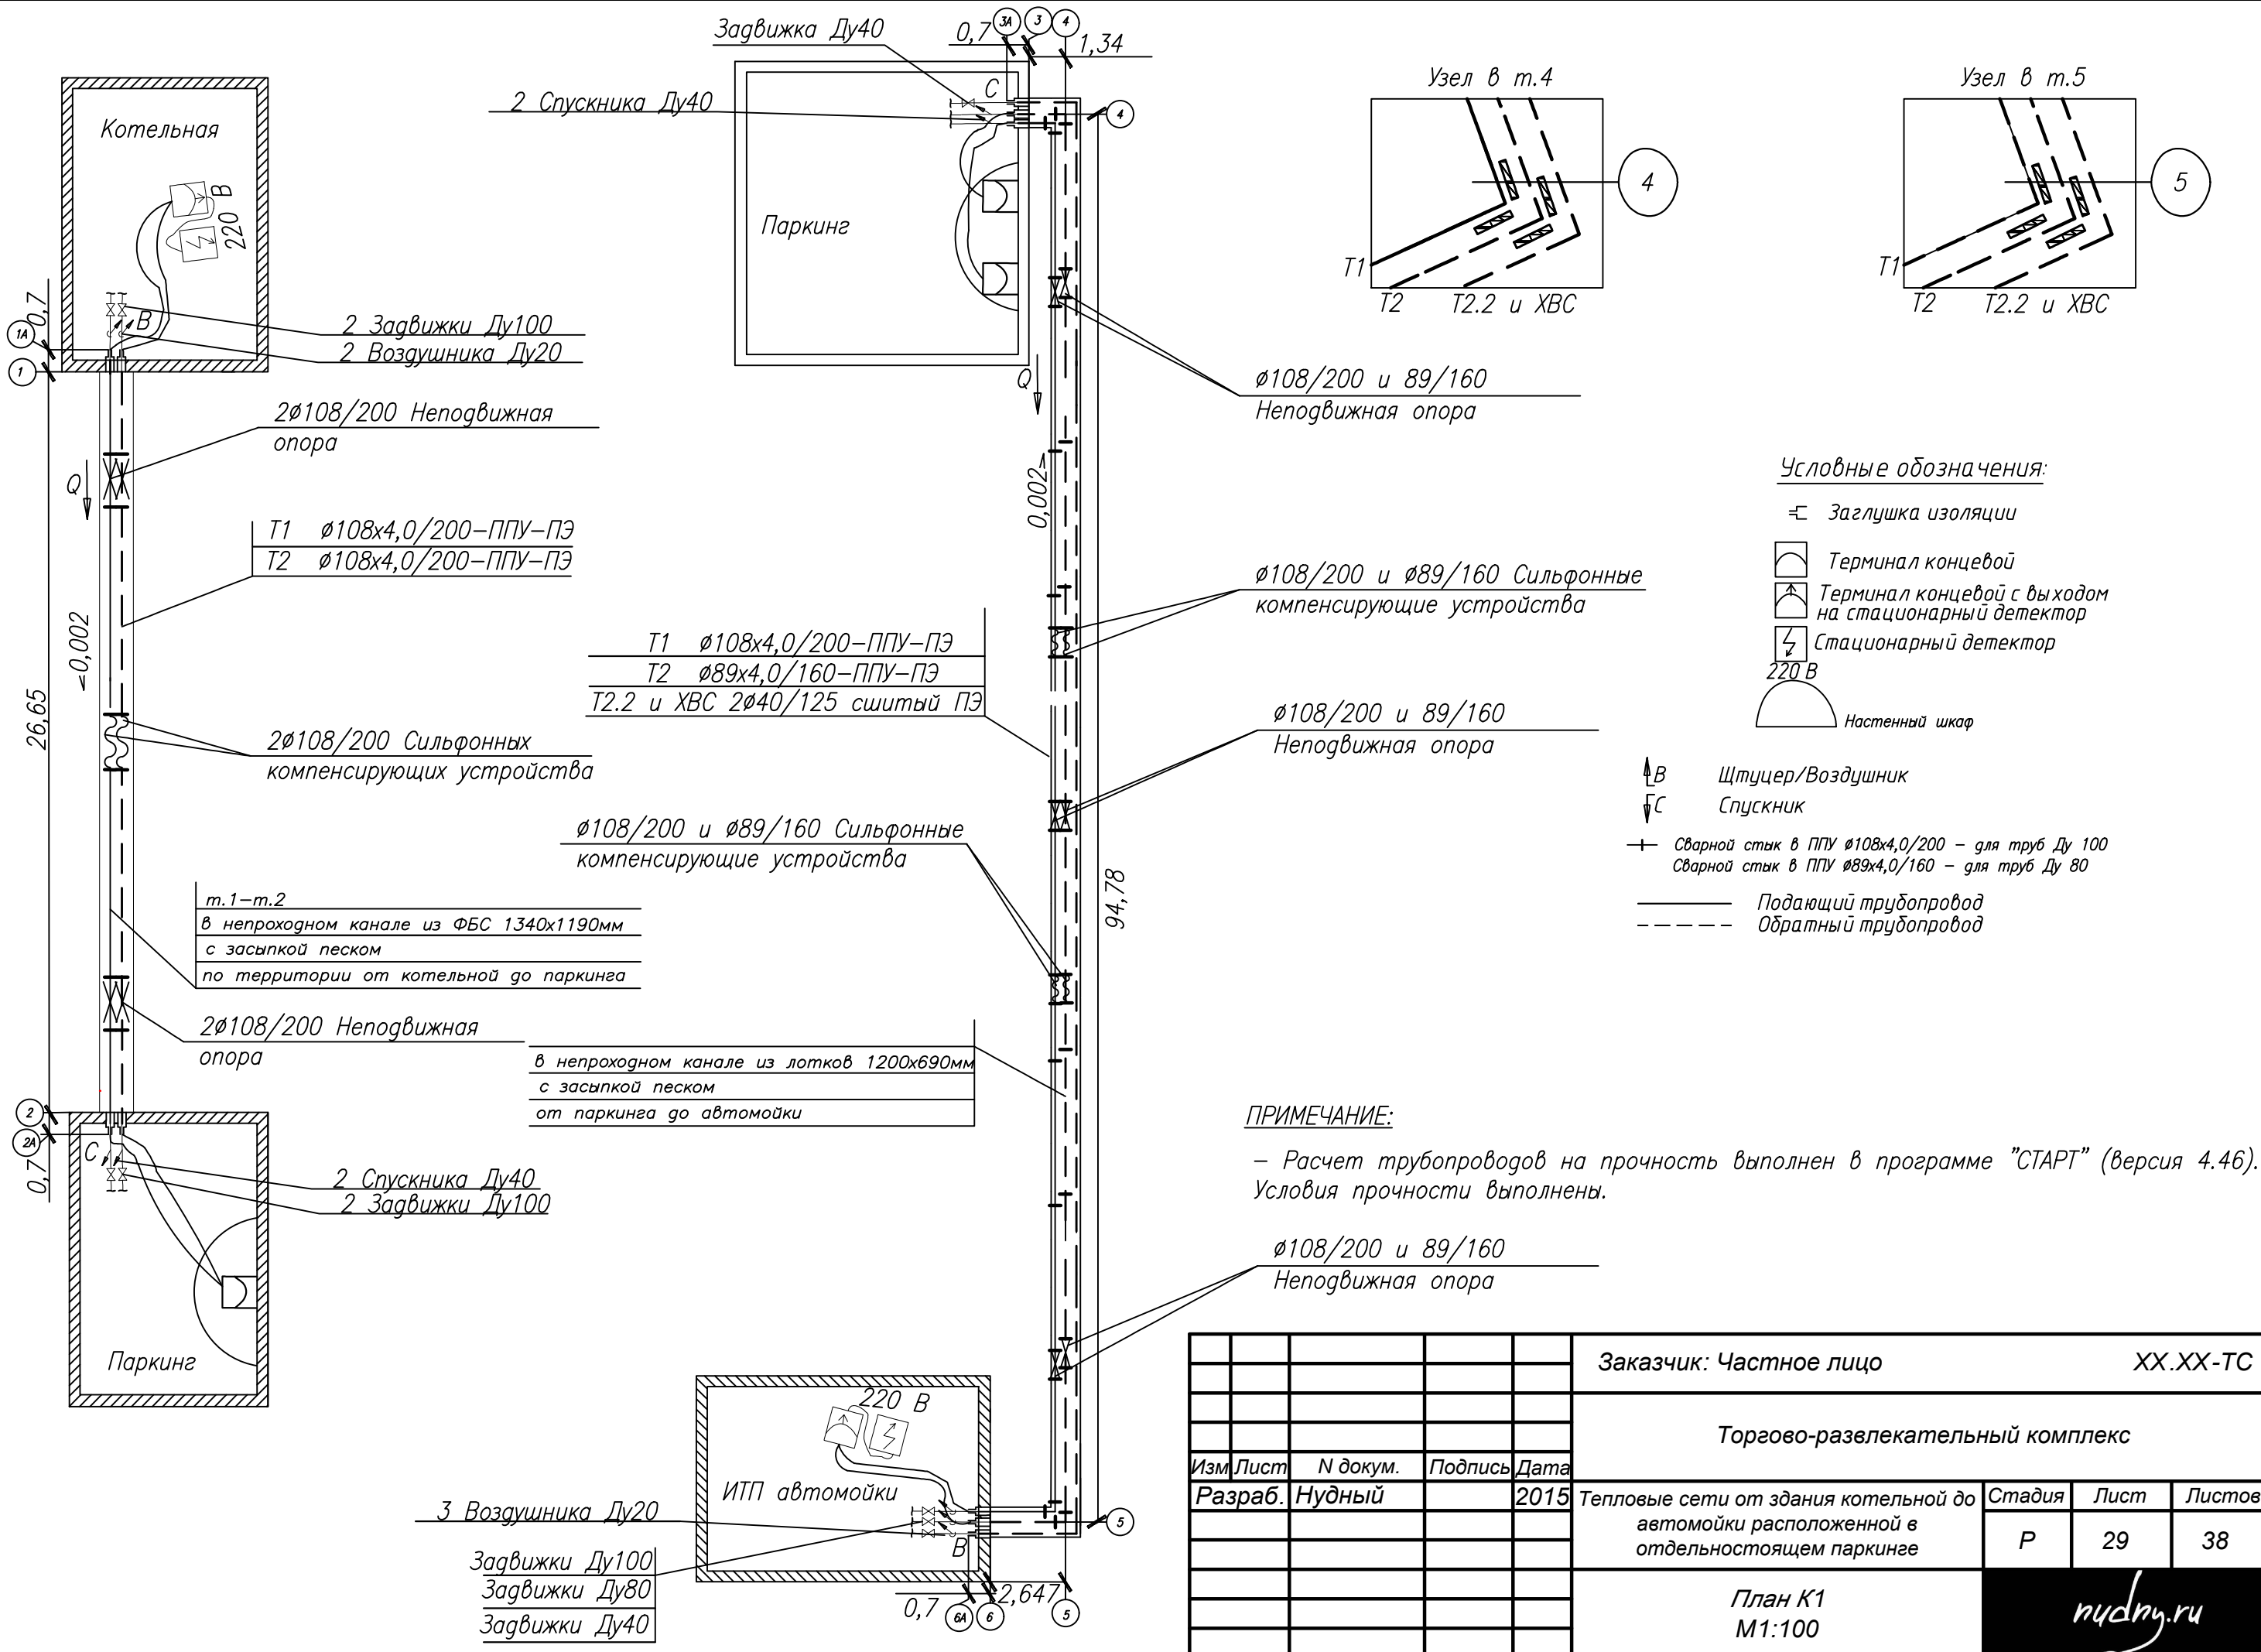



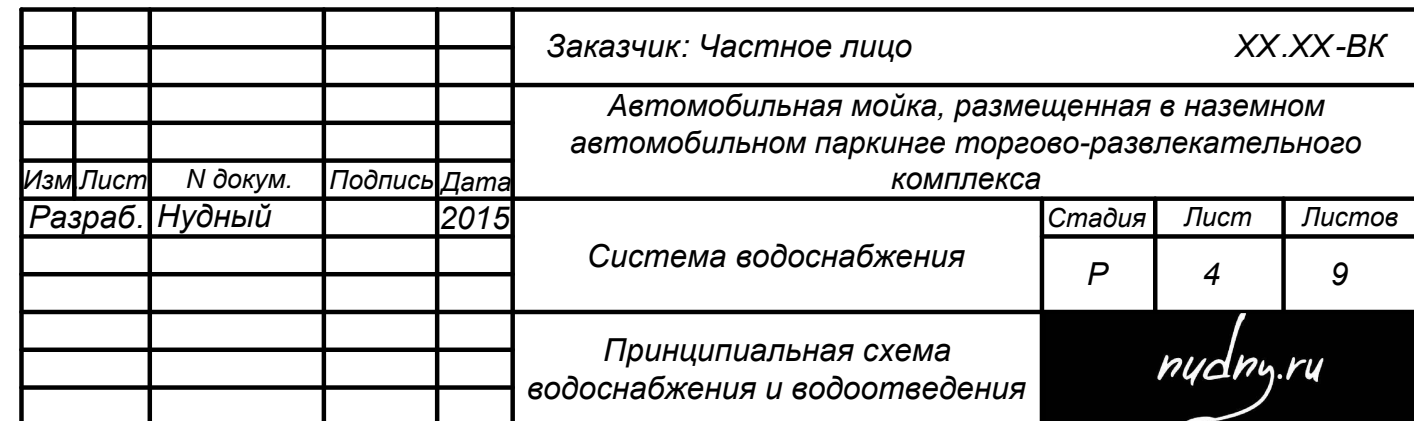



Схема расположения монолитных ж.б. прямков на отм. -0,300
между осями 1с-8с и Ас-Гс

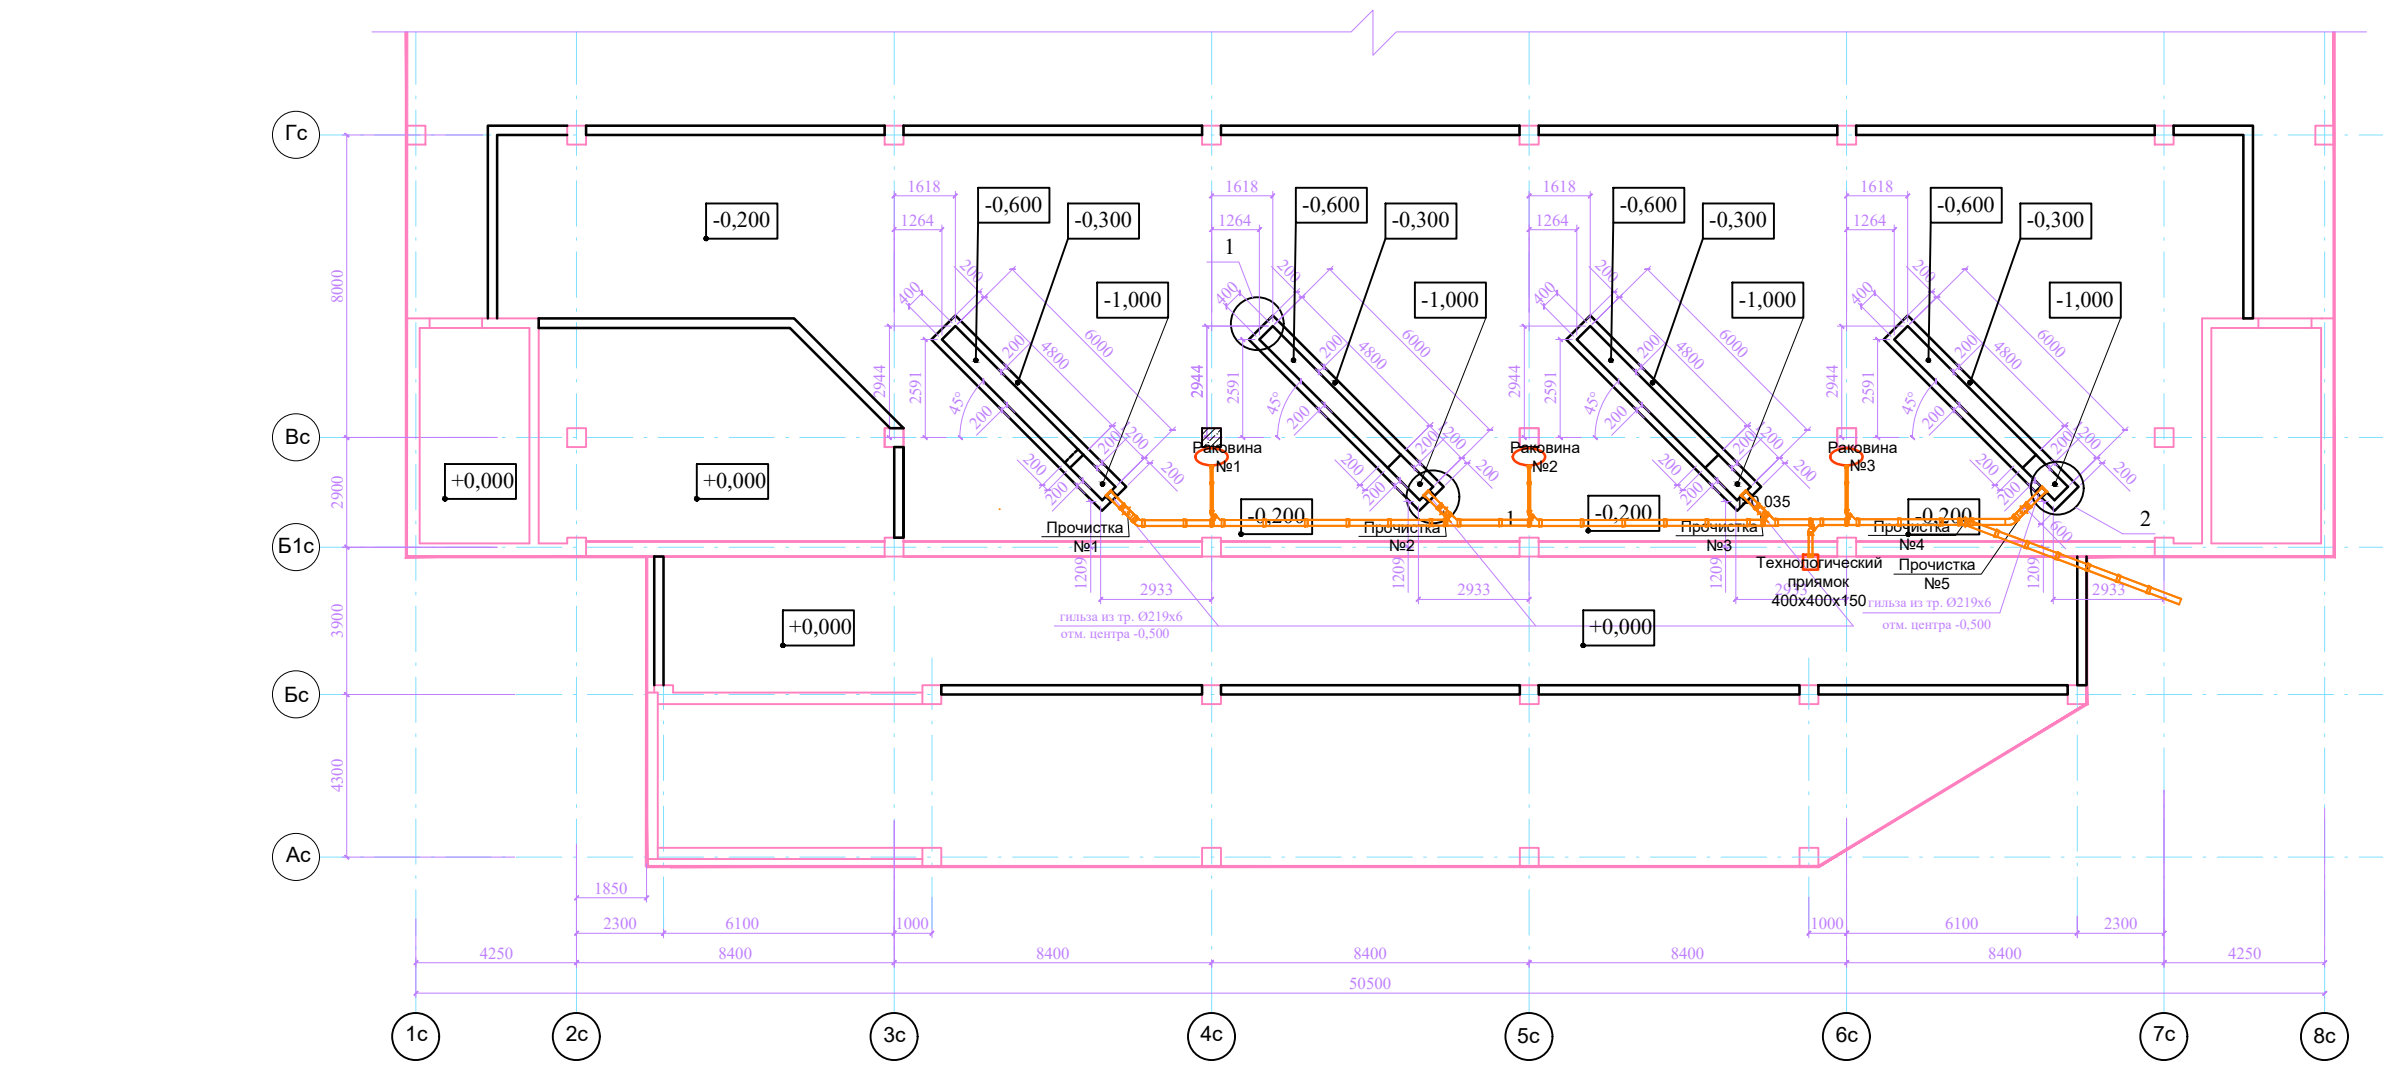


1-1

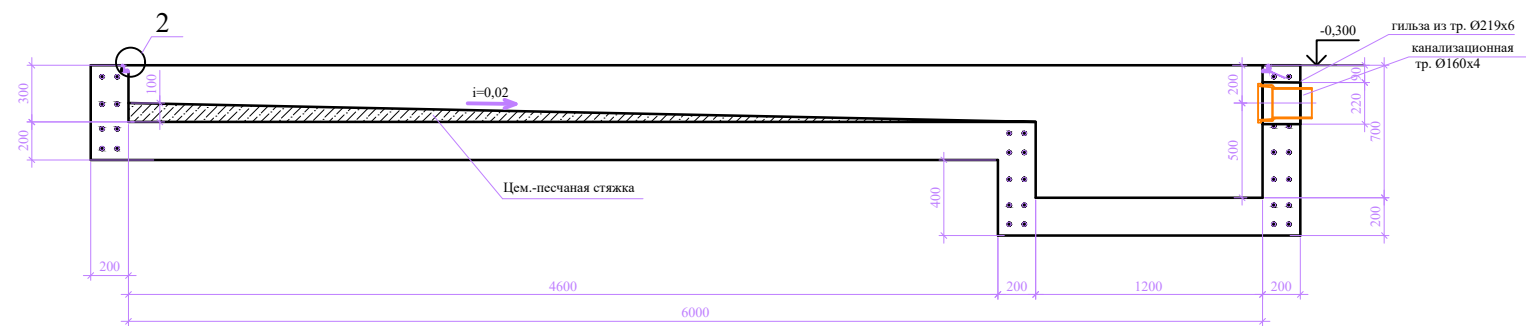


2-2

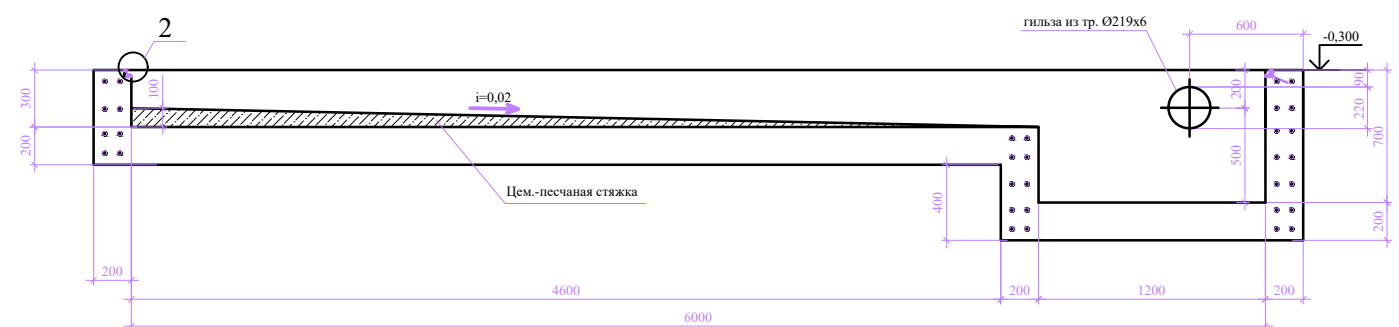

а-а

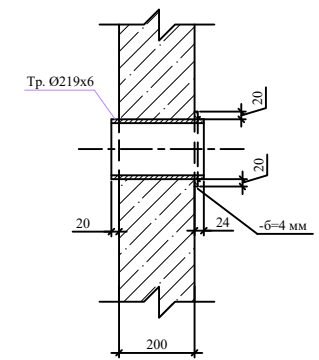


2

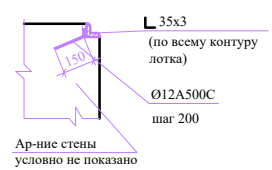

- 1. За относительную отметку 0,000 принята отметка чистого пола 1 этажа, что соответствует отметке 152,00
- 2. Данный чертеж рассматривать совместно с листом 3и проекта 77/15-АС
- 3. Отметки пола и уклоны в соответствии с листом 3и проекта 77/15-АС от 03.11.15

Заказчик: Частное лицо				XX.XX-ВК		
Автомобильная мойка, размещенная в наземном автомобильном паркинге торгово-развлекательного комплекса						
Канализация моечного зала				Стадия	Лист	Листов
				Р	2	
Схема расположения монолитных ж.б. прямков на отм.-0,300 между осями 1с-8с и Ас-Гс				nvdny.ru		

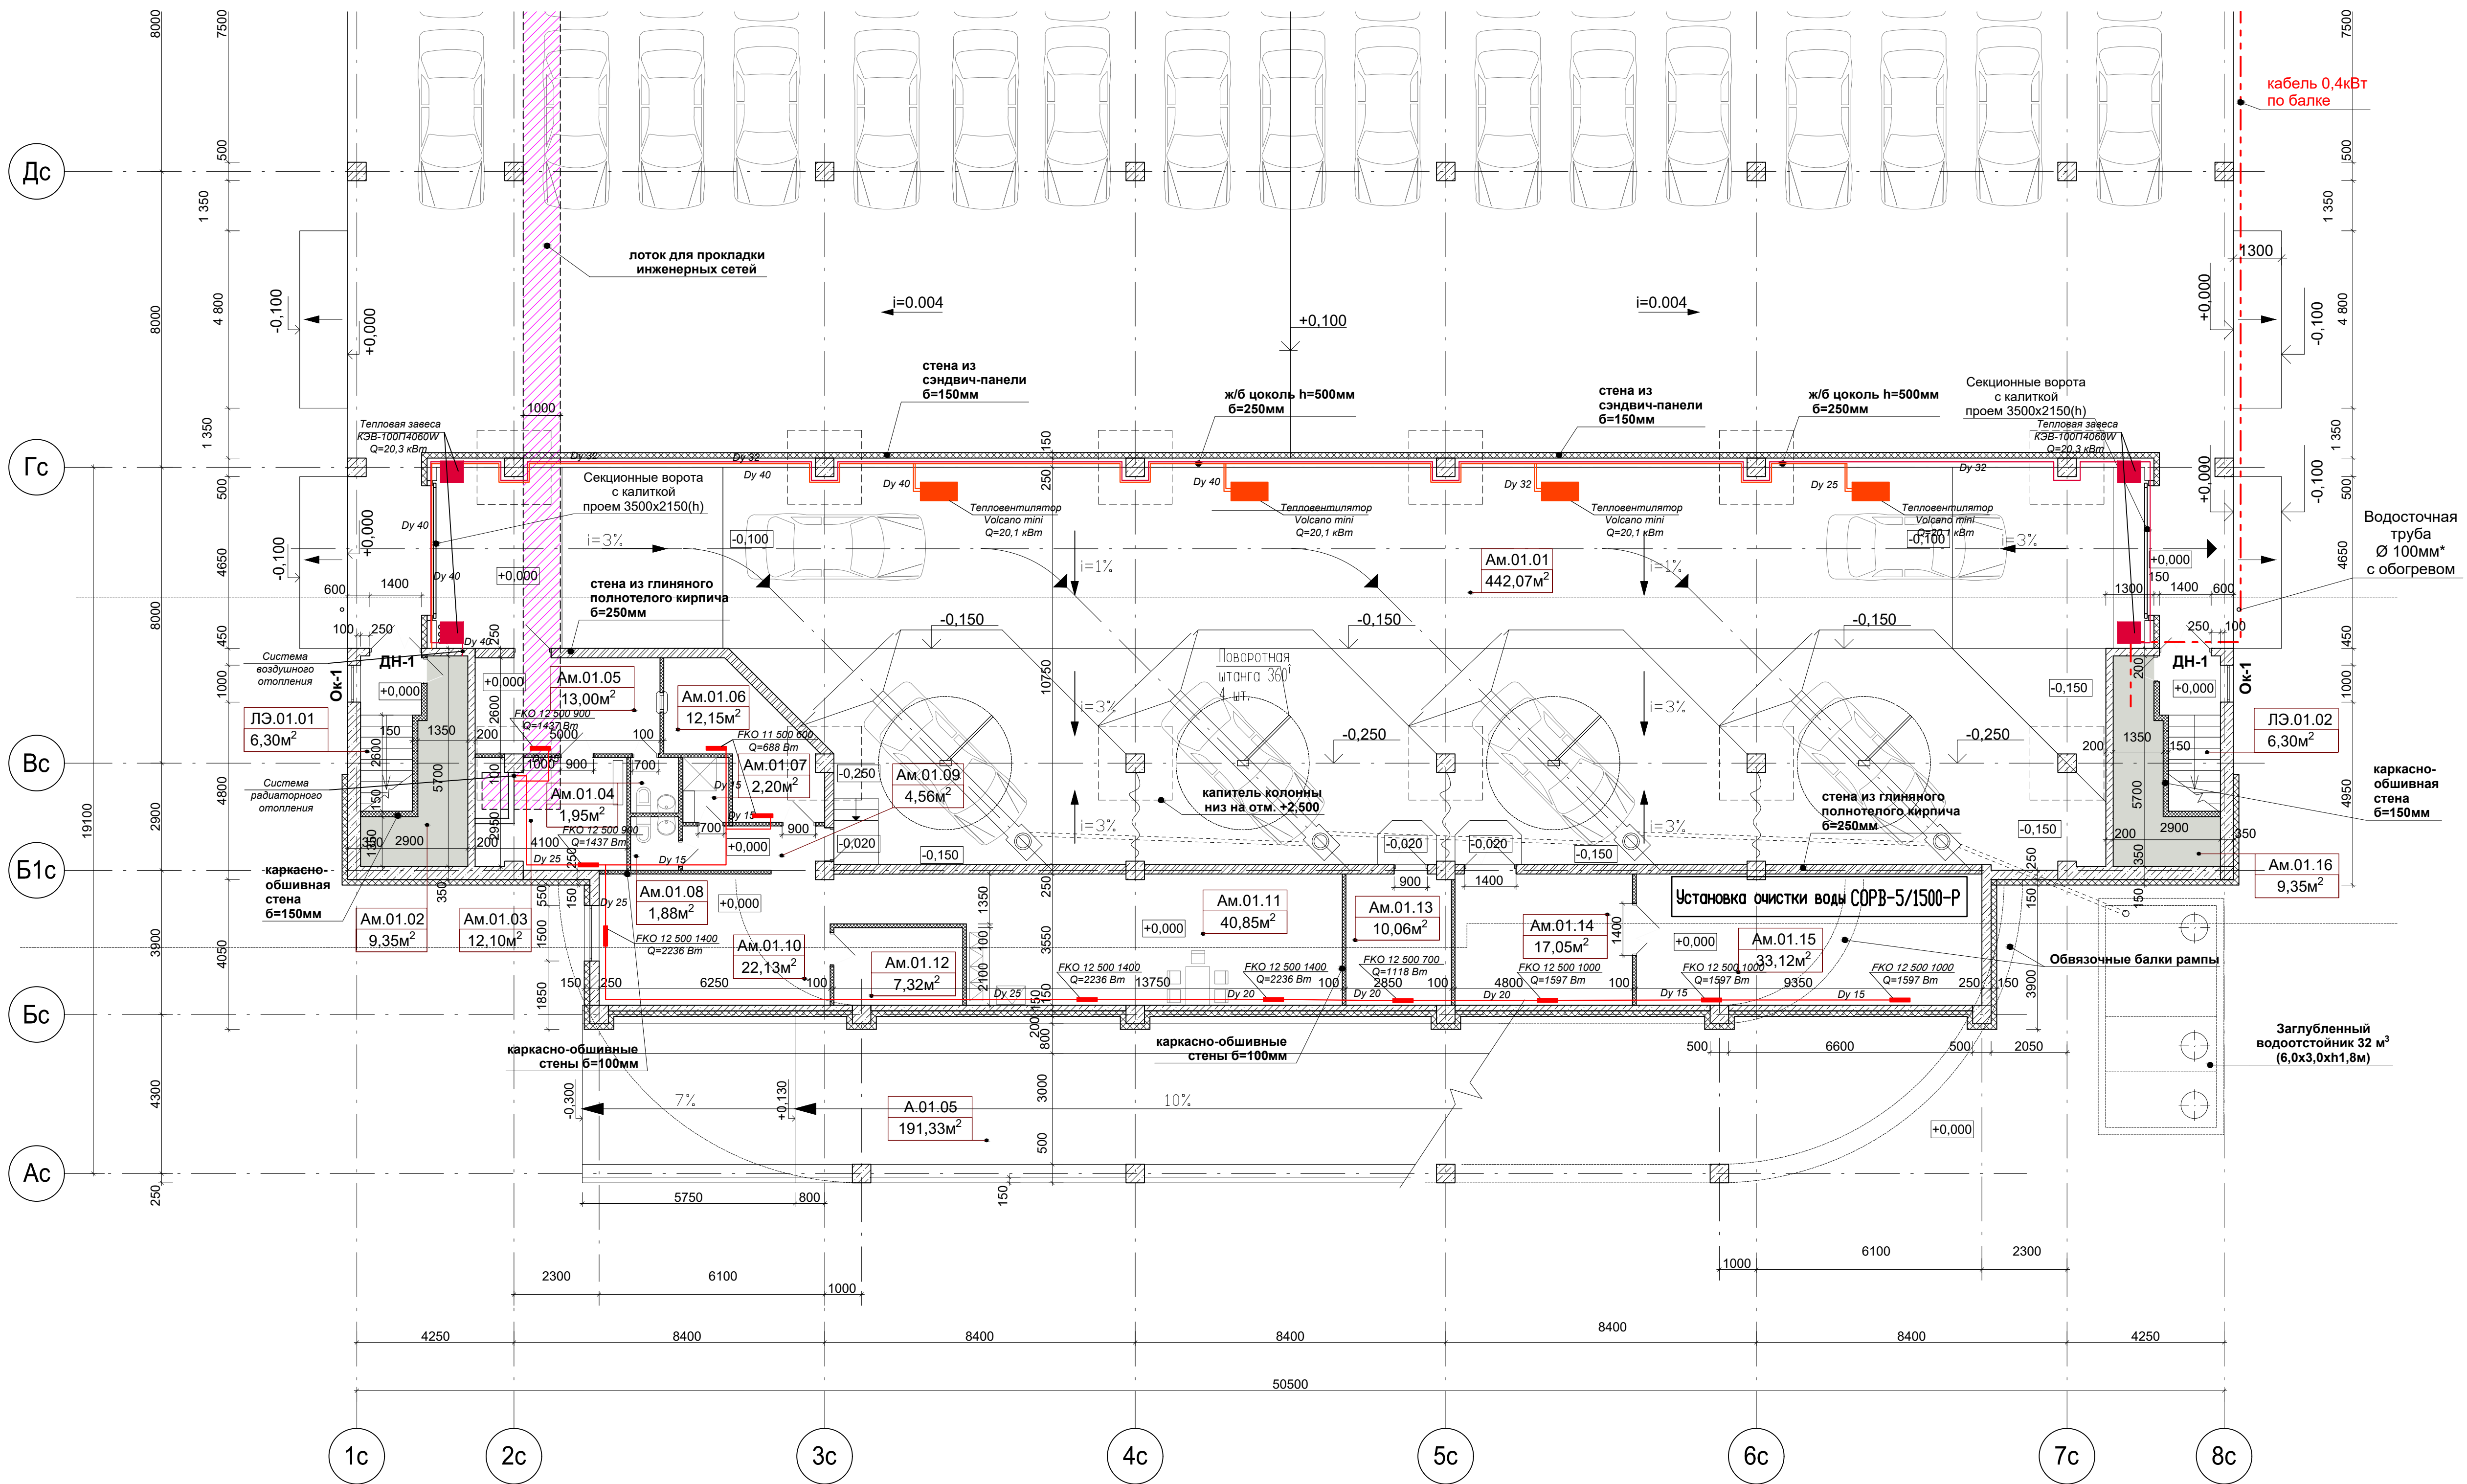

Экспликация помещений		
Номер помещения	Наименование	Площадь, м²
	Автомойка на 4 поста	
Ам.01.01	Помещение для мойки автомашин	442,07
Ам.01.02	Узел ввода и учёта ТС, ХВС, ГВС для автомойки	9,35
Ам.01.03	Техпомещение водоснабжения	12,10
Ам.01.04	Санузел для клиентов	1,95
Ам.01.05	Помещение для клиентов	13,00
Ам.01.06	Помещение администрации	12,15
Ам.01.07	Душевая	2,20
Ам.01.08	Санузел для персонала	1,88
Ам.01.09	Коридор	4,56
Ам.01.10	Комната отдыха персонала	22,13
Ам.01.11	Помещение персонала	40,85
Ам.01.12	Сушилка	7,32
Ам.01.13	Техническое помещение	14,13
Ам.01.14	Кладовая моющих средств	14,20
Ам.01.15	Техническое помещение очистки воды	31,88
Ам.01.16	Электрощитовая мойки 0,4кВт	9,35
	Общая площадь помещений	639,12

Пере. примен.

Справа. N

Име. N подл. Подпись и дата



Име. N дубл. Подпись и дата

Взам. ине. N Инв. N дубл. Подпись и дата

Заказчик: Частное лицо				XX.XX-ОВ		
Автомобильная мойка, размещенная в наземном автомобильном паркинге торгово-развлекательного комплекса						
Отопление и вентиляция				Стадия	Лист	Листов
Расстановка отопительного оборудования М1:100				Р	2	10
				nudy.ru		

Спецификация

Поз.	Обозначение	Наименование	Кол-во	Ед. измер.	Примечание
1		Труба канализационная НПВХ безнапорная для наружных систем Ø160мм	9	м	
2		Отвод 90° Ø160мм	2	шт	
3		Труба стальная Ду 200	1	пм	
4					

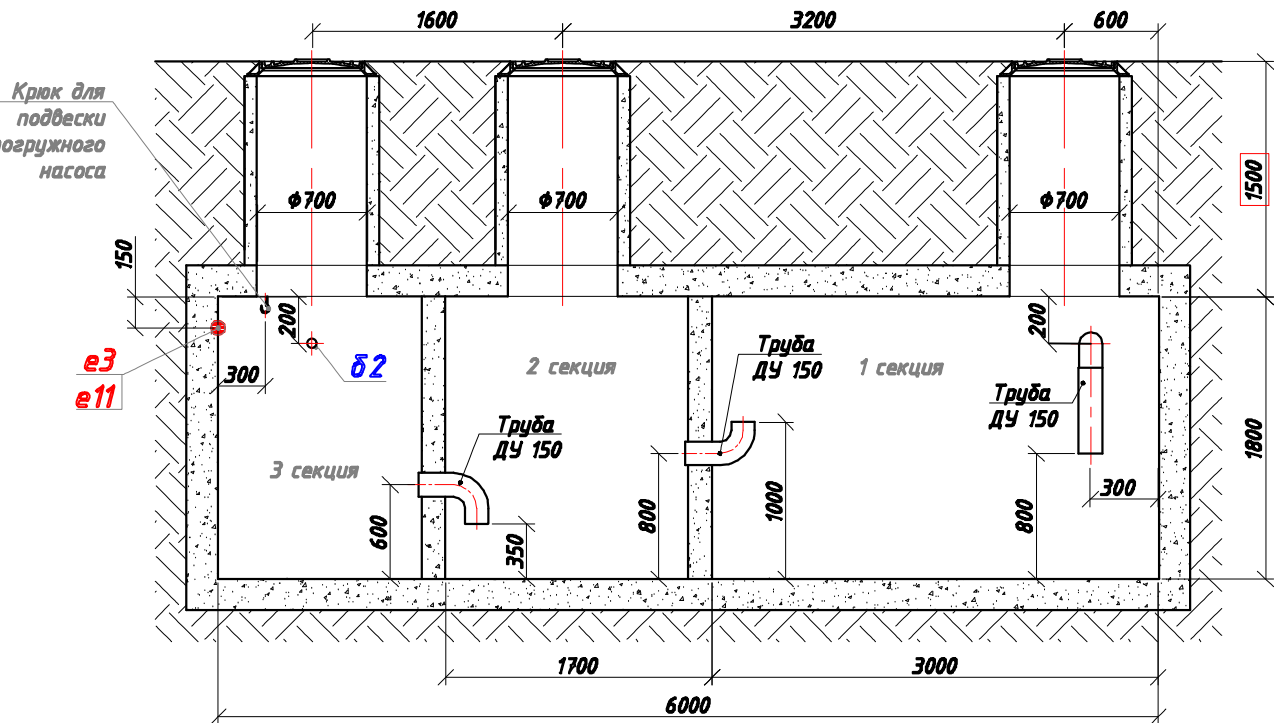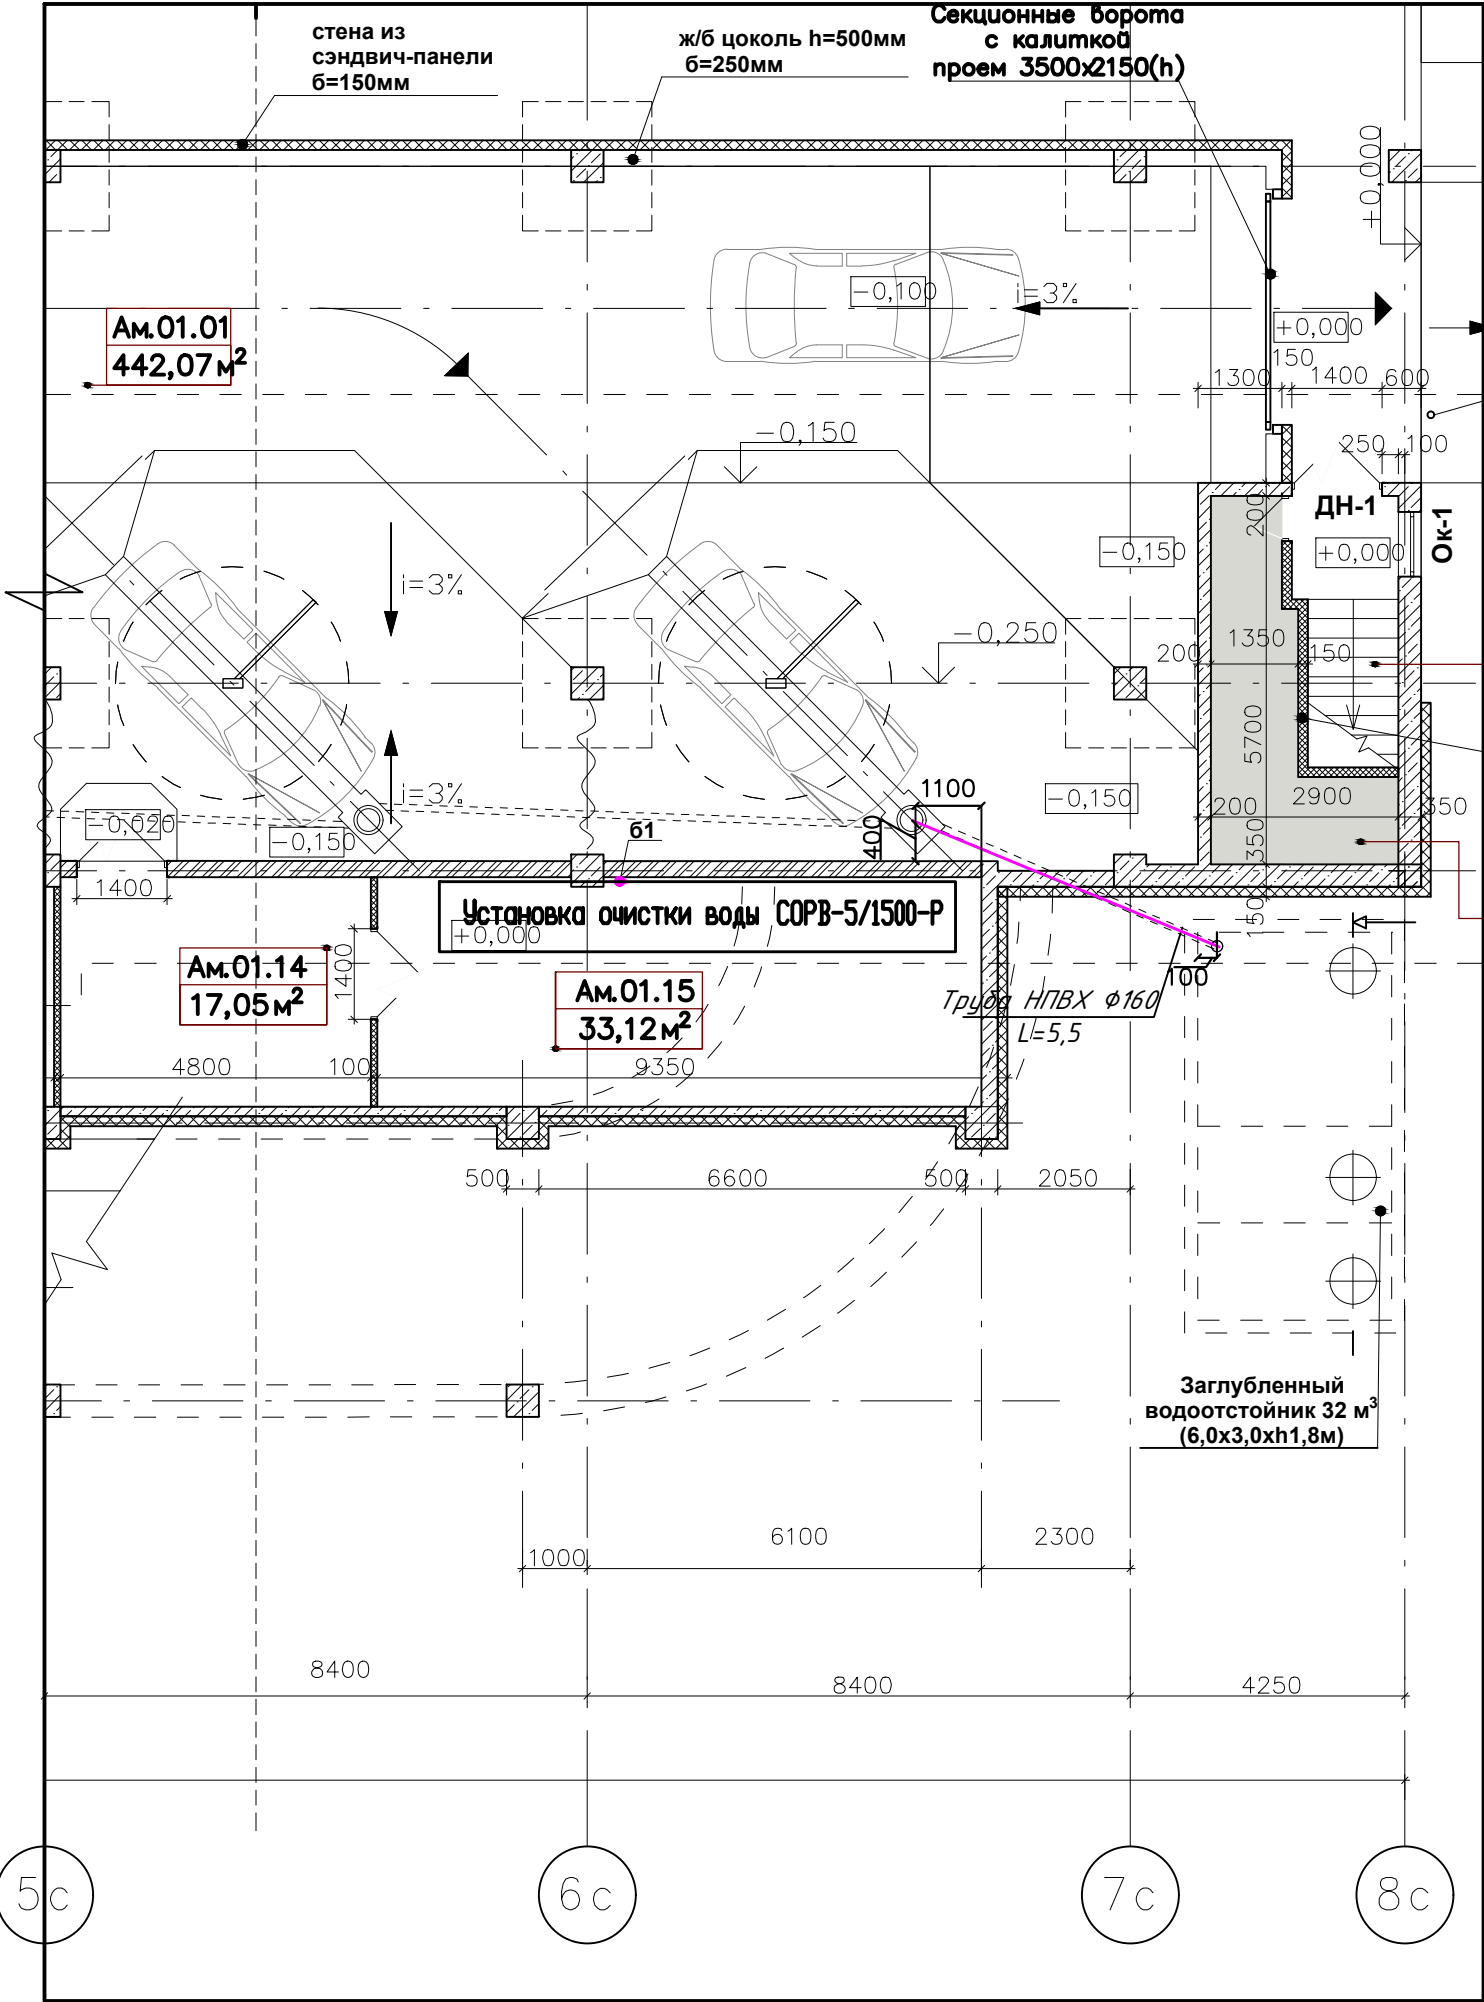

Выкопировка из плана с нанесением трубопровода канализации от 4 водосборного лотка до 1 секции водоотстойника

					Заказчик: Частное лицо			XX.XX-НВК				
					Торгово-развлекательный комплекс							
Изм.	Лист	N докум.	Подпись	Дата	Трубопровод канализации от 4 секции водосборного лотка до 1 секции водоотстойника			Стадия	Лист	Листов		
Разраб.		Нудный		2015				Р	3			
					План трассы с детализировкой. Спецификация							