

2-х уровневая квартира в ЖК "Парк Рублево"

площадь: 436 кв.м

расположение: Москва, ул. Согласия

nudny.ru



Описание объекта:

квартира для семьи в элитном жилом комплексе.

Выполненные работы:

—проект водоснабжения и канализации


—проект системы отопления.

Условные обозначения:


трубопроводы системы отопления (подача/обратка)

трубопроводы системы теплоснабжения (подача/обратка)

759 Вт теплотери в помещениях


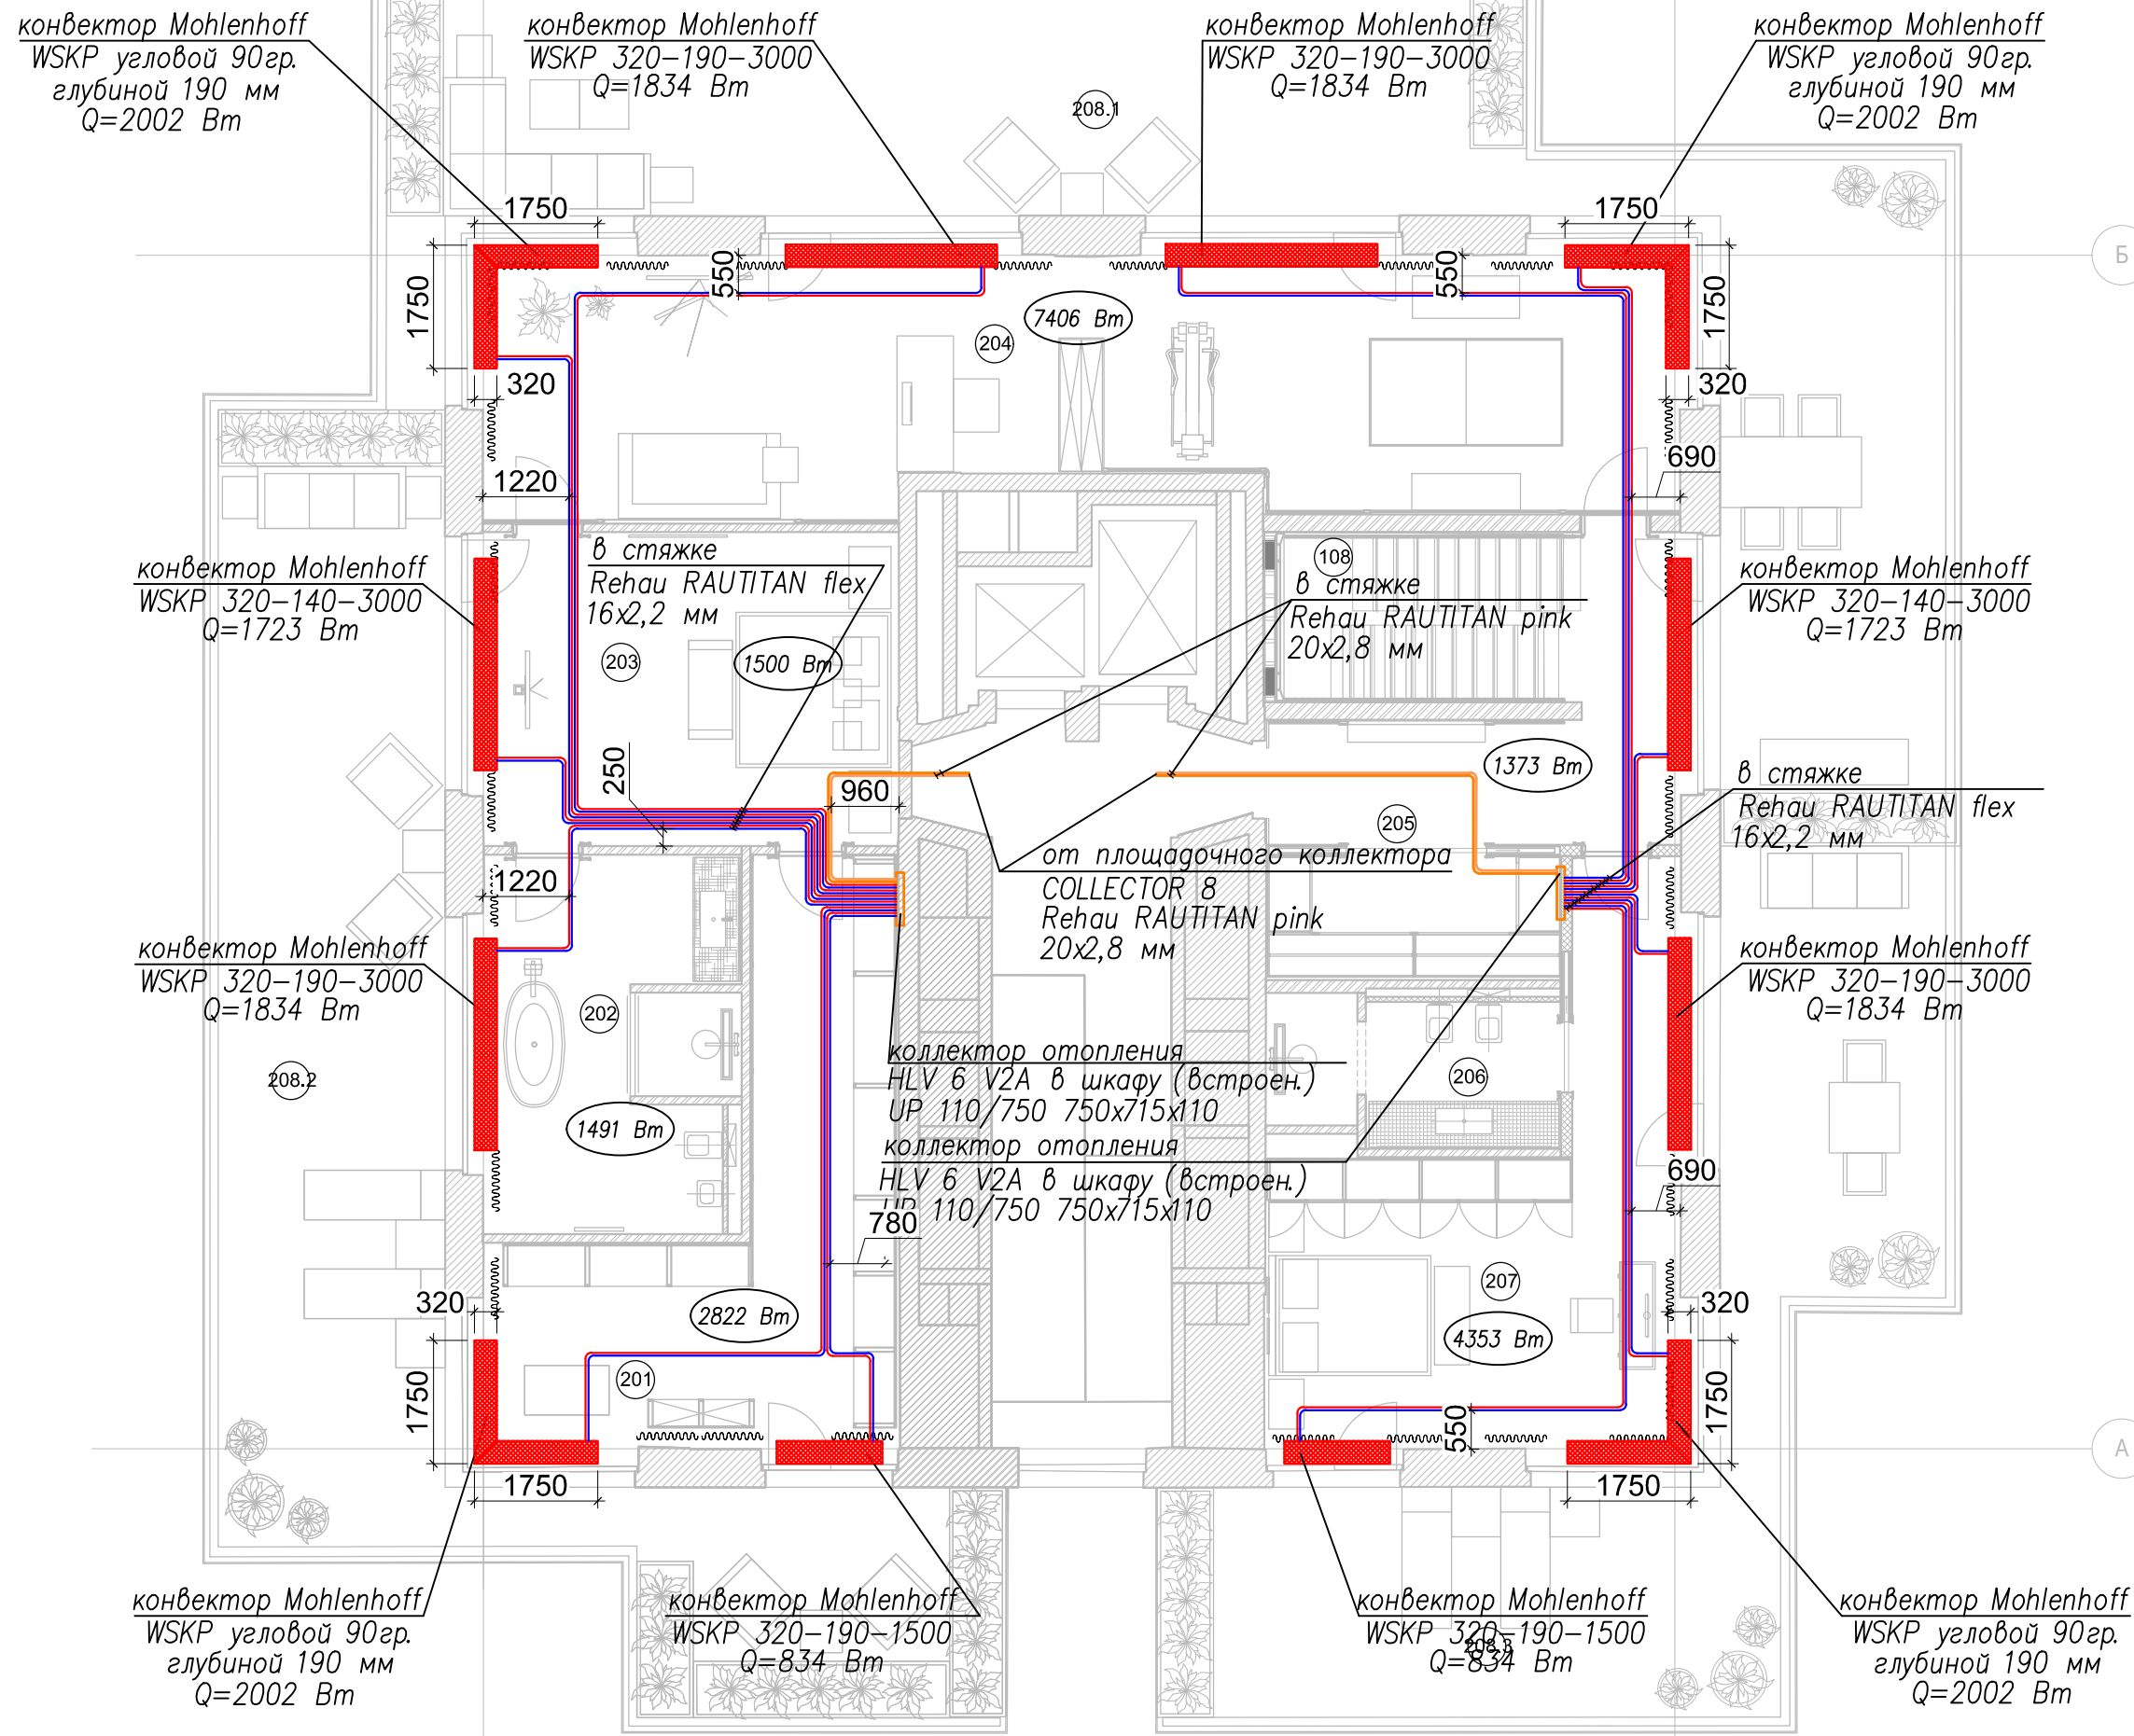


ЭКСПЛИКАЦИЯ ПОМЕЩЕНИЙ		
№ п/п	Наименование	S.,м ²
201	Гончарная	27.4
202	Мастер санузел	18.9
203	Мастер спальня	25.5
204	Кабинет	58.6
205	Холл	23.0
206	Санузел	8.2
207	Спальня	30.6
208.1	Терраса	229.5
208.2		
208.3		
Общая площадь		543.8

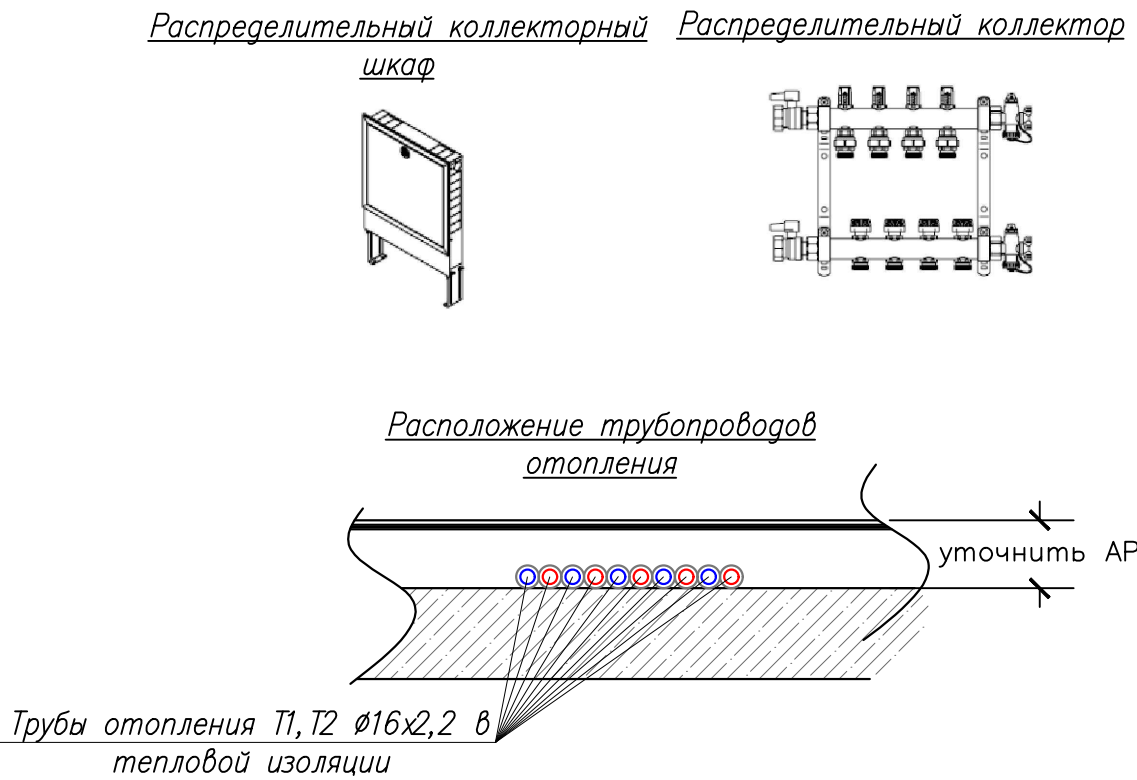

- Примечания:
- Прокладка трубопроводов скрытая в полу.
 - Все трубопроводы отопления (в том числе трубопроводы до коллекторов и в самих коллекторах) теплоизолировать K-Flex ST 9 мм.
 - Разводка системы отопления лучевая.
 - Комплект элементов угловых конвекторов указан в спецификации.
 - По окончании монтажа выполнить гидравлические испытания системы отопления.

					Заказчик: Частное лицо XX.XX-OB.1			
					Двухуровневая квартира, расположенная по адресу: Московская область, г. Красногорск, ул. Согласия			
Изм.	Лист	N докум.	Подпись	Дата	Система отопления	Стадия	Лист	Листов
Разраб.		Нудный		2017		Р	4	9
Провер.				2017				
					План X этажа М1:100	nudy.ru		
Тех. дир.				2017				

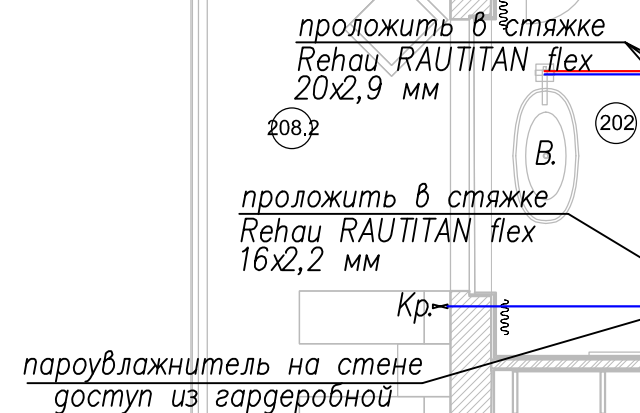
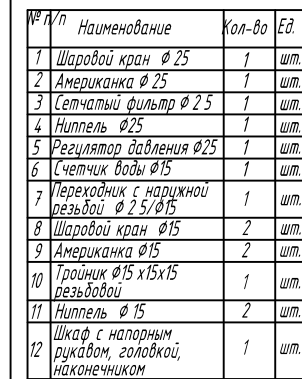


— *πρυθονροδοσ ΧΒC*
— *πρυθονροδοσ ΓΒC*

Примечания:


1. Прокладка трубопроводов скрытая в полу, в стенах, за мебелью.
2. Трубопроводы ГВС теплоизолировать Thermaflex FRZ 6 мм.
3. На вводах ГВС, ХВС установить краны с электроприводом Hidrolock системы защиты от протечек.
4. По окончании монтажа выполнить гидравлические испытания системы водоснабжения.
5. Размер окна в технических шкафах должен быть не менее 500х500 мм. для замены и ремонта любого соединения, шарового крана и т.д., находящихся внутри технических шкафов. Типоразмеры шкафов указаны в дизайн-проекте.
6. С целью исключения подмеса воды, горячей в холодную и наоборот (биде, ванна-джакузи, гигиенический душ) для систем ГВС и ХВС предусмотреть установку обратных клапанов.
7. Пожарные шкафчики установить в технических шкафах с гребенками водоснабжения.
8. На гребенках водоснабжения установить гидрозасчетчик Valtac.

ЭКСПЛИКАЦИЯ ПОМЕЩЕНИЙ		
№ п/п	Наименование	S, м ²
201	Гончарная	27.4
202	Мастер санузел	18.9
203	Мастер спальня	25.5
204	Кабинет	58.6
205	Холл	23.0
206	Санузел	8.2
207	Спальня	30.6
208.1	Терраса	229.5
208.2		
208.3		
Общая площадь		543.8

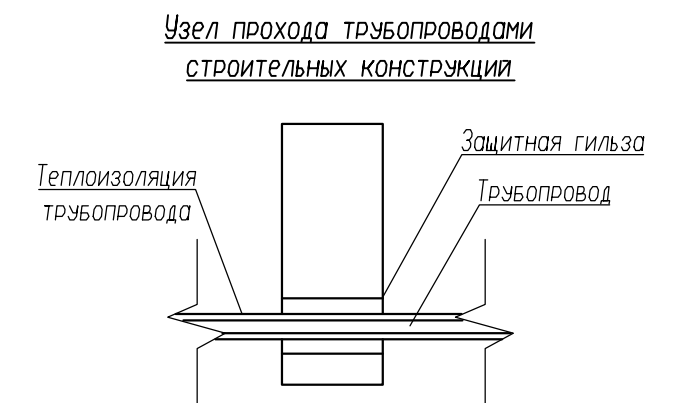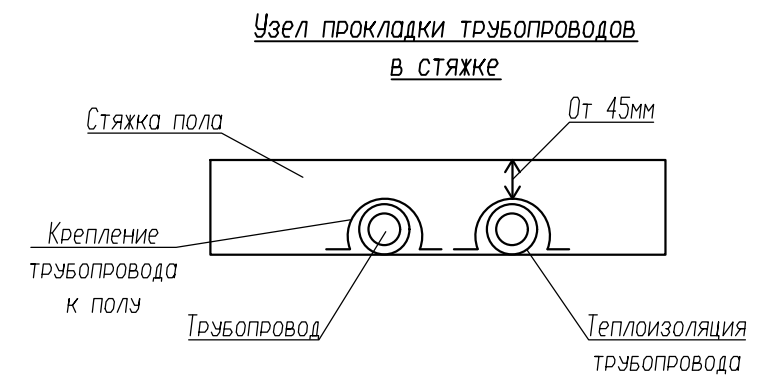

					Заказчик: Частное лицо	XX.XX-ВК					
					Двухуровневая квартира, расположенная по адресу: Московская область, г. Красногорск, ул. Согласия						
Изм.	Лист	N докум.	Подпись	Дата							
Разраб.	Нудный			2017	Система водоснабжения и канализации				Стадия	Лист	Листов
Провер.				2017					Р	4	8
					План В1, Т3 Х этаж М1:100				nudy.ru		
Тех.дир.				2017							

ЭКСПЛИКАЦИЯ ПОМЕЩЕНИЙ		
№ п/п	Наименование	S.,м ²
201	Гончарная	27.4
202	Мастер санузел	18.9
203	Мастер спальня	25.5
204	Кабинет	58.6
205	Холл	23.0
206	Санузел	8.2
207	Спальня	30.6
208.1	Терраса	229.5
208.2		
208.3		
Общая площадь		543.8

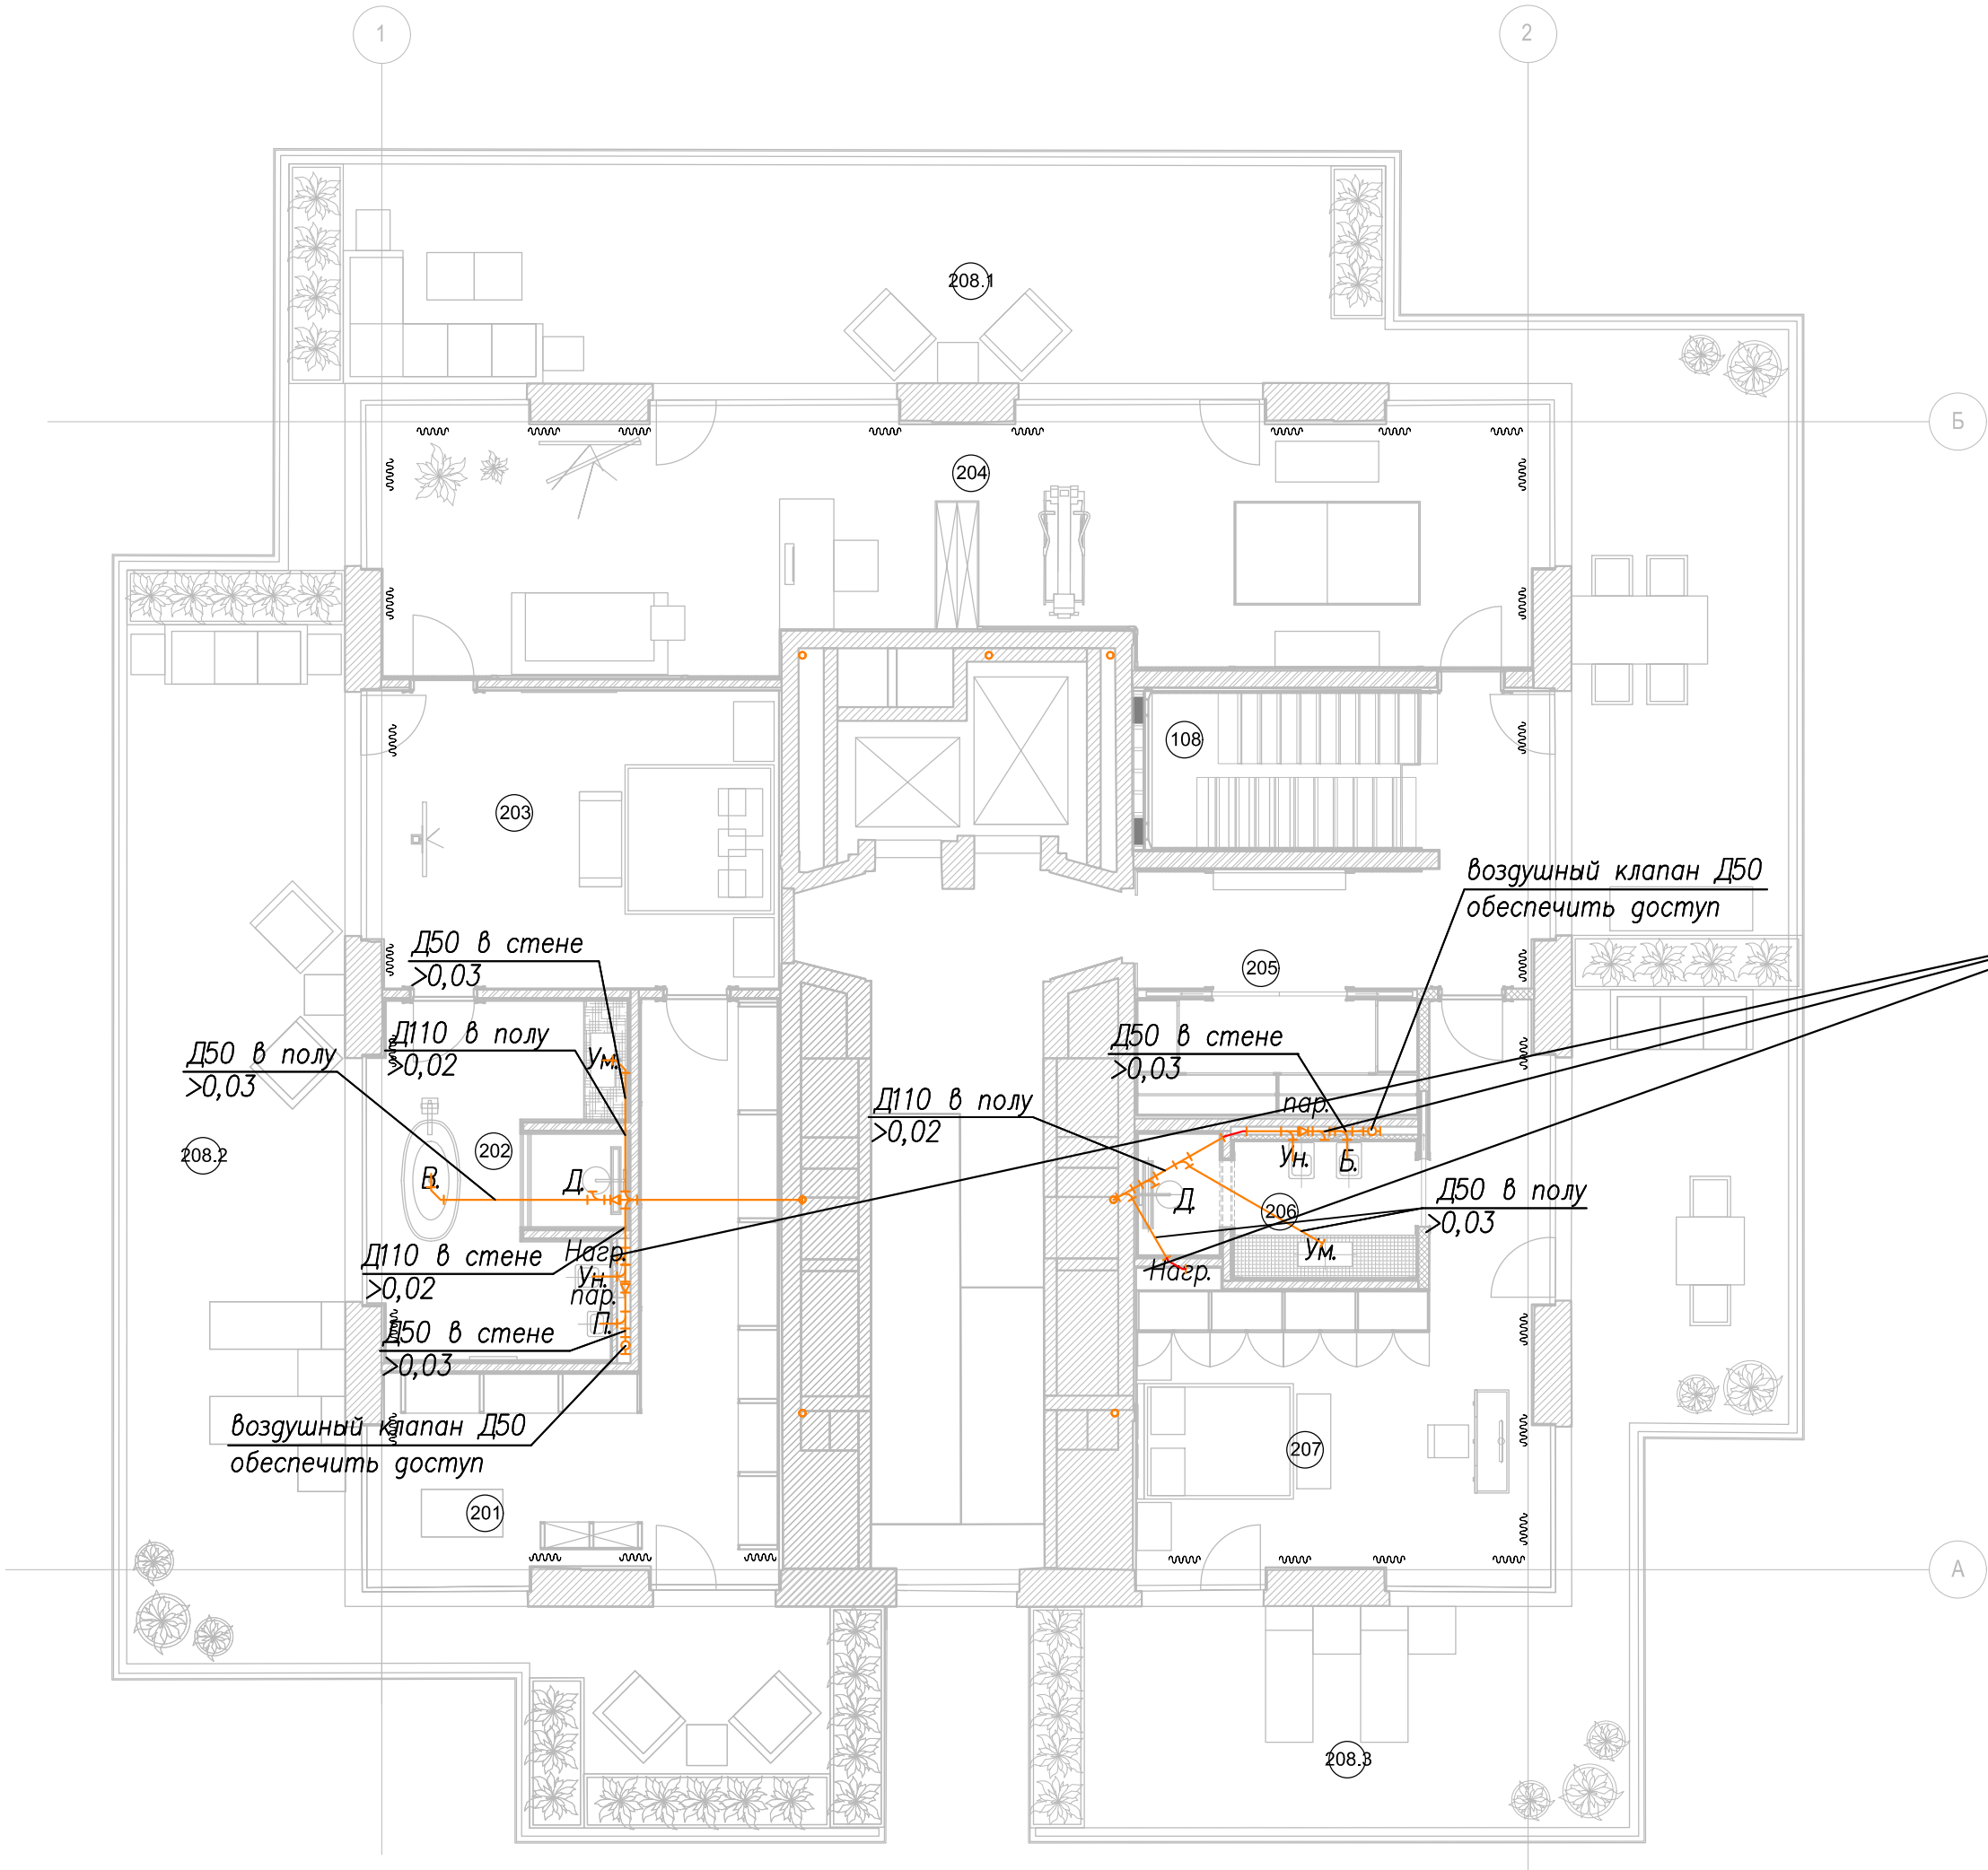

Дренаж пароувлажнителя, вент.оборудования, бойлера



Условные обозначения:
— трубопровод канализации

Ум.—умывальник В.—ванна
Ун.—унитаз Б.—биде
Д—душевая П.—писсуар
Нагр.—бойлер пар.—пароувлажнитель

- Примечания:
1. Прокладка трубопроводов скрытая в полу, в стенах, за мебелью.
 2. Трубопроводы канализации D50 прокладывать с уклоном 0,03; D110— 0,02.
 3. Монтаж сан.приборов осуществлять согласно технических инструкций.
 4. Все оборудование к системе канализации подключать через гидрозатворы (сифоны).
 5. Дренаж вентиляционного оборудования осуществить через капельные воронки с разрывом струи.
 6. Водоотведение от клапанов избыточного давления водонагревателей осуществить через капельные воронки с разрывом струи.
 7. Привязку приборов, выводов коммуникаций осуществить согласно дизайн-проекта и технологических схем производителей оборудования, с учетом толщины финишной отделки.
 8. Все неиспользуемые выпуски канализации (тройники) заглушить и развернуть в сторону шахт.

					Заказчик: Частное лицо XX.XX-ВК			
					Двухуровневая квартира, расположенная по адресу: Московская область, г. Красногорск, ул. Согласия			
Изм.	Лист	N докум.	Подпись	Дата	Система водоснабжения и канализации	Стадия	Лист	Листов
Разраб.	Нудный			2017		Р	6	8
Провер.				2017				
					План К1 Х этаж М1:100	nudy.ru		
Тех.дир.				2017				